


**UMIĄGA 1**  
 SCANNING DZIAŁOWE S.1 I ZAUMIAROWANIA  
 WYKONANIE Z BLOCZKÓW PRZEBIARAK  
 GRUB. 80 I 100(OCH Z BETONI)  
 KONTAKTOWEGO.

**UMIĄGA 1**  
 \*DLA CELOW PROJEKTOWYCH  
 JAKO STANDARD PRZĘCZĘTO  
 ROZMAIĄZANIA F-AN "TONING"  
 BLOCZKI NP "TONG PANEL 6/800"

ISTN. WNĘKA GRZEJNIKA C.O.  
 DO ZAUMIAROWANIA

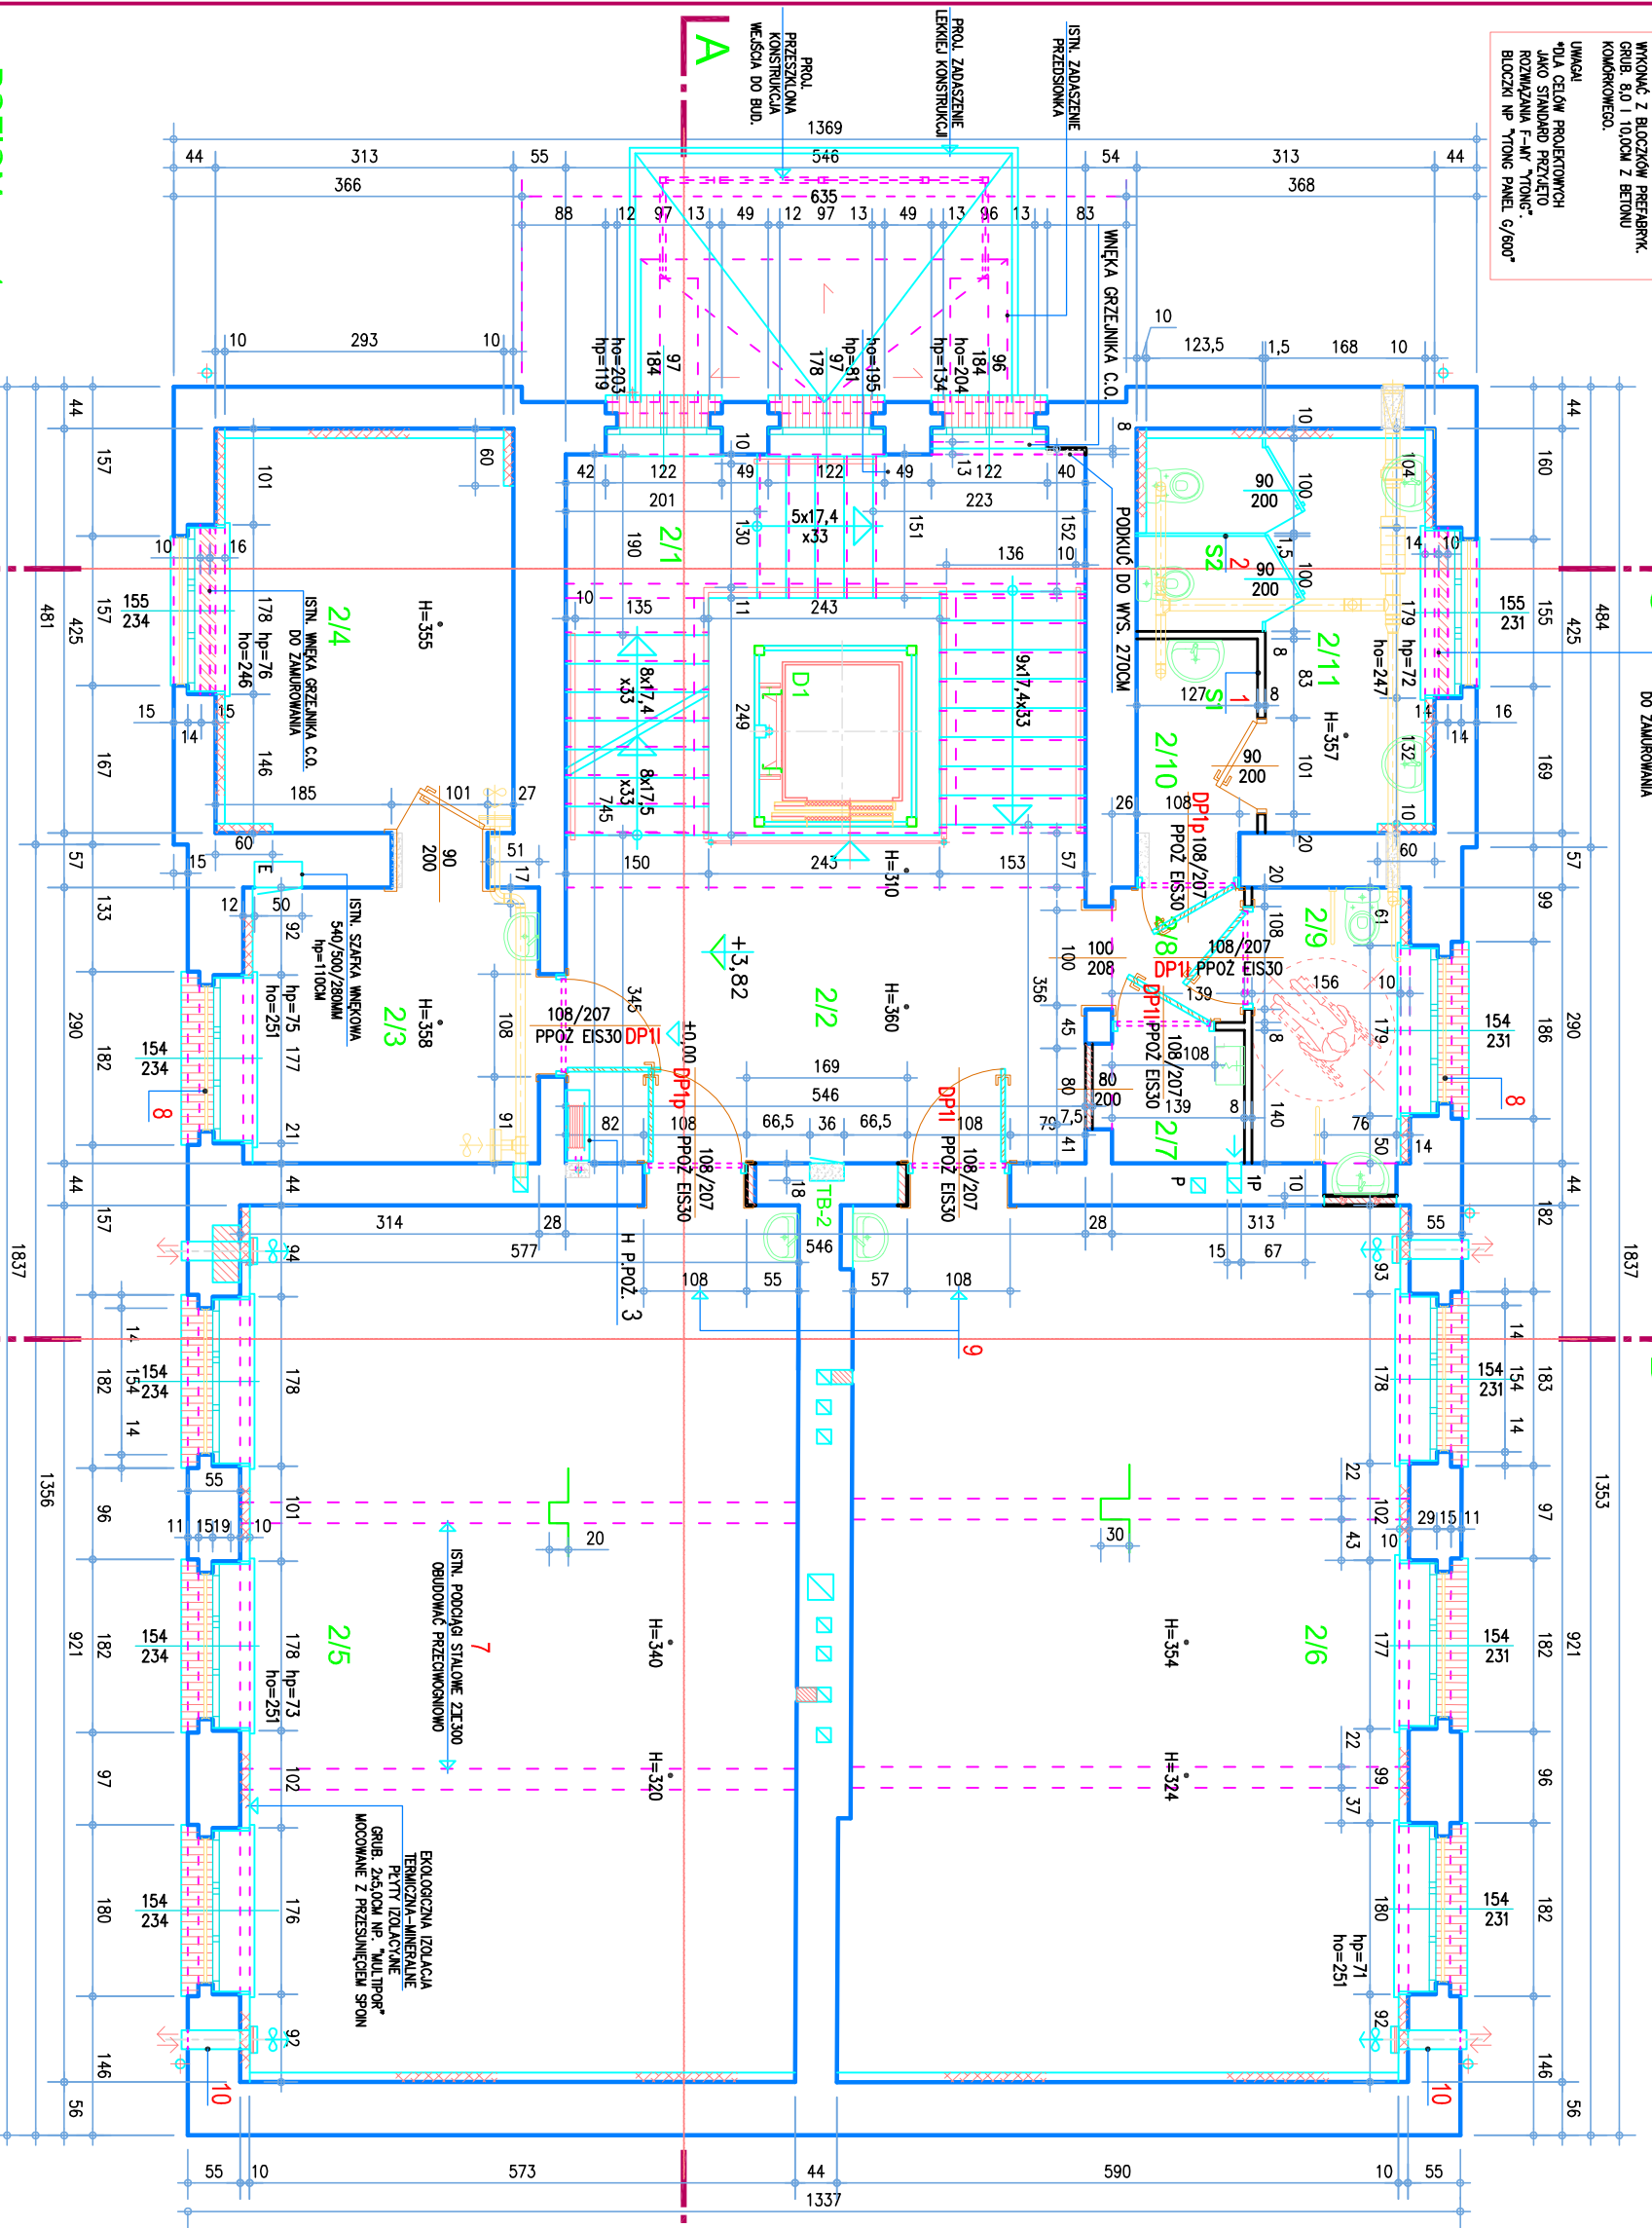

**POZIOM +1**  
 SKALA 1:50  
 RACIBÓRZ, UL. CECYLII 10  
 0 0.5 1.0 1.5 2.0 2.5

**OZNACZENIA:**  
 PROJEKTOWANE TABLICE ELEKTRYCZNE  
 TB-2 PRÓJ. TABLICA ELEKTR.  
 64/63/18, hp=116cm  
 (WYS./SZER./GŁ.)

**UMIĄGA 8**  
 WE WSZYSTKICH OKNAKCH, KTORZYCH WYSOKOŚĆ PARAPETÓW WNIOSI  
 NIŻEJ NIŻ BĘDĄ NALEŻY ZAUMIAROWAĆ OD ZEMIAWTRZ. PODNIEŻY  
 WĘGIARKAMI POZIOME ZABEZPIECZENIA Z RUR ZE STALI NIERDZEWNEJ.  
 KONTAKT NA WYS. MIN.1100MM OD POZIOMU WYKONANOCNEJ  
 PODŁOZI POMIESZCZENI.

**UMIĄGA 10**  
 MODUŁ WENTYLACYJNY 4200MM, SYSTEMU  
 REKUPERACJA ROZPRAWIONEJ DO WENTYLACJA  
 POMIESZCZENI.  
 UWAGA DLA CELOW PROJEKTOWYCH  
 JAKO STANDARD PRZĘCZĘTO  
 ROZMAIĄZANIA FIRMY "PRANA".

**UMIĄGA 7**  
 OBRUBOWA PRZEWIDZIONA  
 IŚNIEJĄCYCH PODŁOŻYCH  
 Z BIEŁYCH STALOWYCH-  
 TRÓSKOSTRANNA, SIŁKOWA  
 DO WYKONANIA Z P.V.T.  
 "PROMAJEC-T" LUB "PROMAJEC-T"  
 GRUB. 4-15MM DLA KLASY R80  
 ODPORNOŚCI OGNIOWEJ.  
 UWAGA DLA CELOW PROJEKTOWYCH  
 JAKO STANDARD PRZĘCZĘTO  
 ROZMAIĄZANIE FIRMY "PROMAT"  
 NR KAT. 445

**ZESTAWIENIE POMIESZCZENI :**

NR	NAZWA	RODZAJ	POM.	POM.
	POMIESZCZENIA	PODŁOZI	UŻYTK.M2	
2/1	KUCHNIA SCHODOWA	TEKAWOTA	15,60	
2/2	HALL	WYK. PCV	19,00	
2/3	SEKRETARIAT	WYK. PCV	7,70	
2/4	GABINET DYREKTORA	WYK. PCV-TARKET	12,50	
2/5	SALA LEKCyjNA	WYK. PCV-TARKET	52,40	
2/6	SALA LEKCyjNA	WYK. PCV-TARKET	52,80	
2/7	POM. PORZĄDKOWE	TEKAWOTA	1,90	
2/8	PRZEDSIÓDNEK	WYK. PCV	1,90	
2/9	WC OSOBY NPS	WYK. PCV	4,60	
2/10	PRZEDSIÓDNEK WC	WYK. PCV	2,60	
2/11	WC DAMSKIE	WYK. PCV	9,60	
RAZEM POWIERZCHNIA POMIESZCZENI				180,60

**OZNACZENIA:**

- MURY IŚNIEJĄCE
- MURY PROJEKTOWANE
- MURY ZAUMIAROWANIA
- MURY LUB ICH FRAGMENTY DO WYBURZENIA
- ELEMENTY BUDOWLANE PRZEZNACZONE DO DEMONTAŻU
- PRZEWODY WENTYLACJI MECHANICZNEJ/GRANTYCYJNEJ

**PRACOWNIA ARCHITEKTONICZNO-KONSERWATORSKA**  
**LINEA**  
 mgr inż. arch. Krystyna Pleuch  
 BUREAU UL. TECHNOLOGICZNA 2  
 45-839 OPOLĘ TEL. 784 995 874  
 e-mail: info@lineaopole.pl

PRZEBUDOWA Z ROZBUDOWĄ  
 IŚNIEJĄCEGO BUDYNKU SZKOŁY  
 47-400 RACIBÓRZ UL. CECYLII 10

TYTUŁ	PROJEKT BUDOWLANY
STANOWISKO	ARCHITEKTURA
DATA WYKONANIA	15/09/2018
DATA WYKONANIA	15/09/2018
SKALA	1:50
FORMA	A4